



Diagrama Unifilar Quadro de Distribuição QD01 e QD02

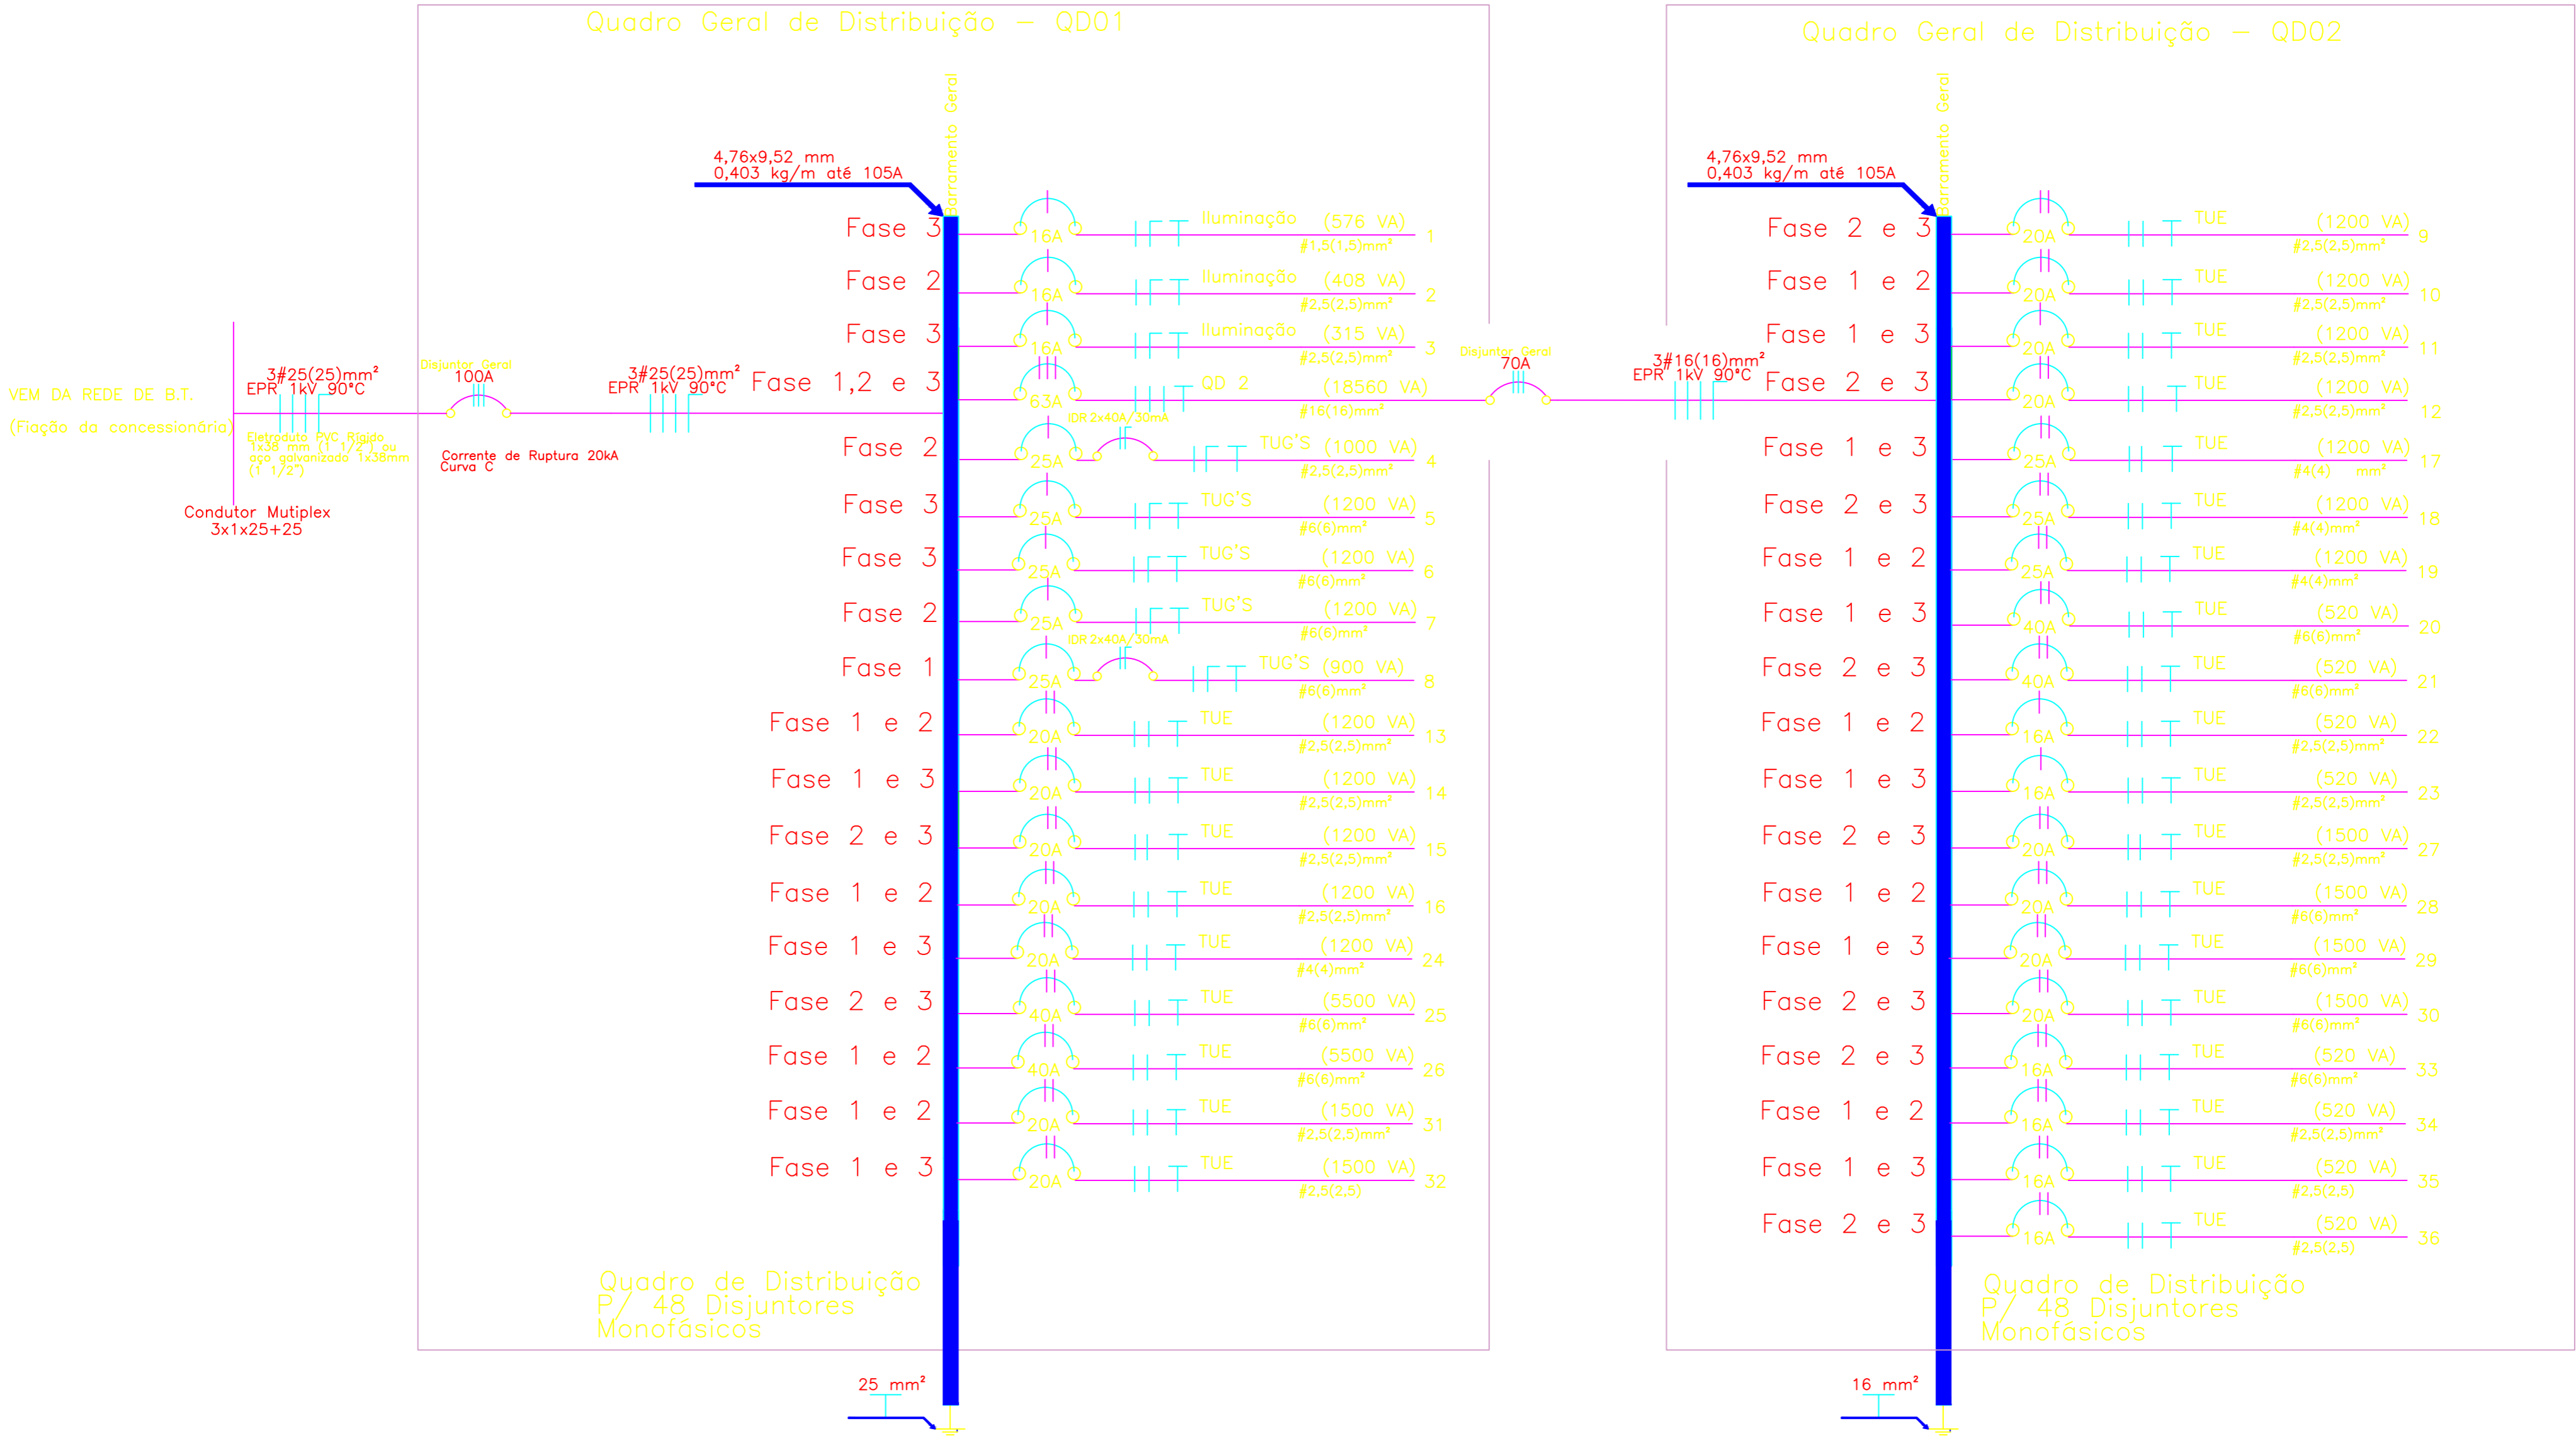



PREFEITURA DE ITABAIANA
FORTE COMO SEU POVO

SECRETARIA DE OBRAS, URBANISMO, INFRAESTRUTURA E DOS SERVIÇOS PÚBLICOS

Rua Pedro Diniz Gonçalves, 600
Serrano, Itabaiana/SE, 49503-105
obras@itabaiana.se.gov.br

PROJETO: PROJETO ELÉTRICO E LUMINOTÉCNICO DA QUADRA COBERTA ANEXA DA ESCOLA MUNICIPAL BENEDITO FIGUEIREDO
BAIRRO: BAIRRO SÃO CRISTOVÃO, ITABAIANA/SE

ADMIN: VALMIR DOS SANTOS COSTA

SECRETÁRIA: DEILZA DE ASSIS SANTOS

DESENHO: ENG. ELETRICISTA IBRAIM COSTA ELIAS

DESCRIÇÃO: PROJETO ELÉTRICO

ESCALA: 1/100

DATA: SETEMBRO/2025

PRANCHA: 02/07