


PLANTA BAIXA
ESCALA 1:50



CORTE A-A'
ESCALA 1:50

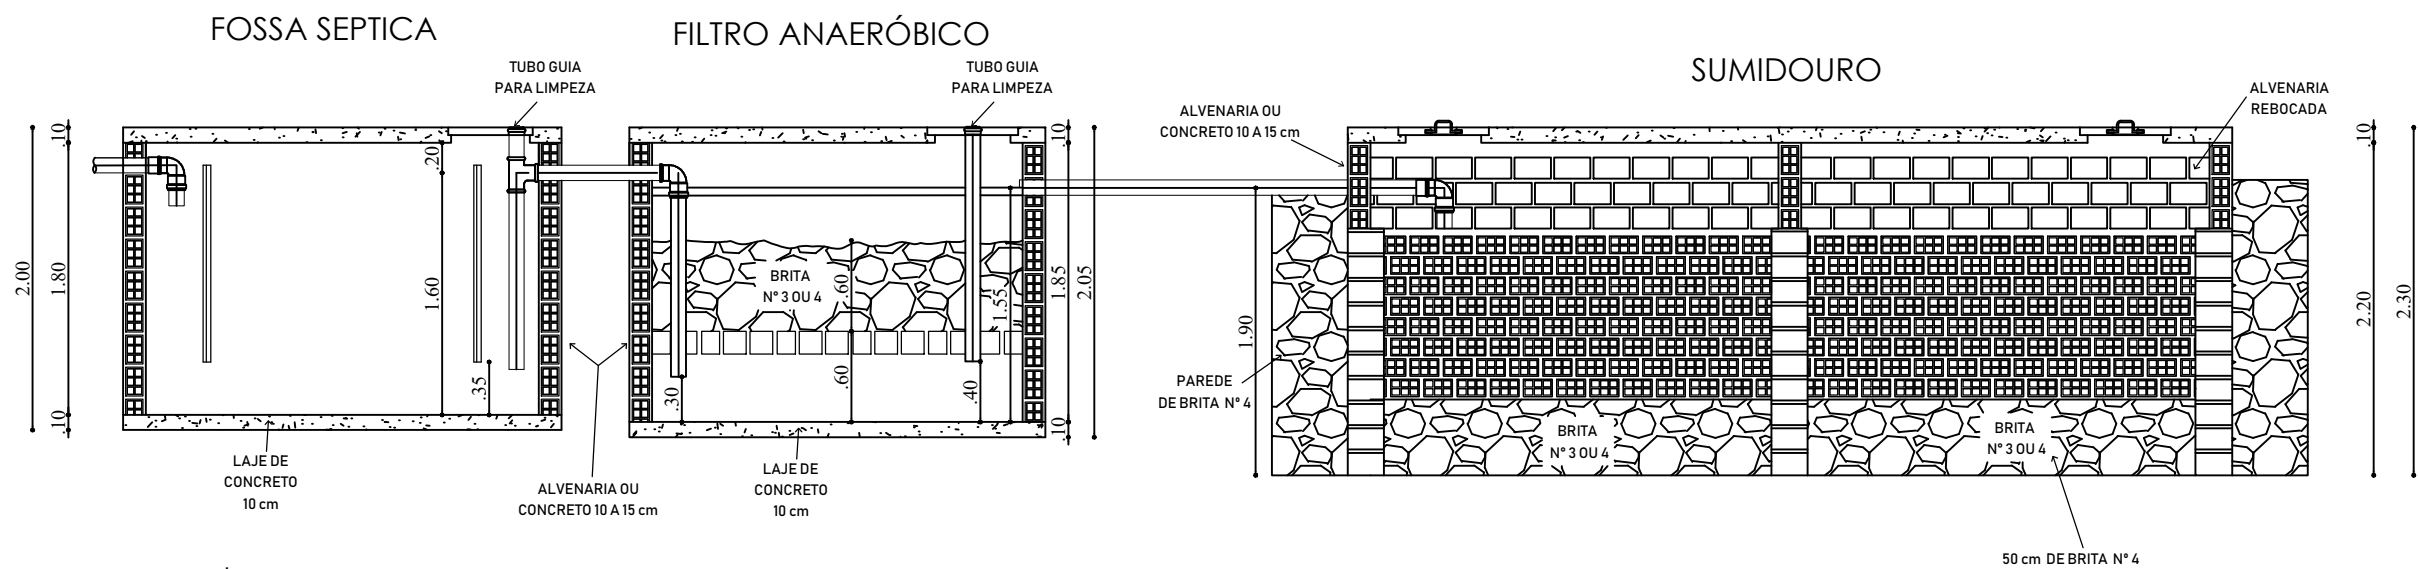

Consultoria Ambiental

www.letssave.com.br

Tel.: (79) 3085-2261
CNPJ - 21.624.832/0001-59

PROPRIETÁRIO	AGÊNCIA REGULADORA DE SERVIÇOS PÚBLICOS DE LAGARTO - AGRESPUL CNPJ: 26.734.450/0001-00	
RESP. TÉCNICO	MARIA GABRIELA BISPO ALMEIDA ARAÚJO CREA-SE270793184-5	ESCALA 1/50
ENDEREÇO	RODOVIA FRANCISCO TELES DE MENDONÇA, S/N - POV. CANÁRIO - ITABAIANA/SE	DATA 14/06/2019
PROJETO/ PRANCHA	SISTEMA DE TRATAMENTO DE EFLUENTES PLANTA BAIXA E CORTE	FOLHA 3/3
ASSINATURA DO RESPONSÁVEL TÉCNICO		DESENVOLVIMENTO DANIELA CARVALHO