


LEGENDA

- | | | | |
|--|------------|--|---------------------|
| | FLAMBOYANT | | IXORA |
| | PÉ ROXO | | FLOR AVE DO PARAÍSO |
| | PAU FERRO | | PINGO-DE-OURO |
| | CITI | | |

RUA PROJETADA

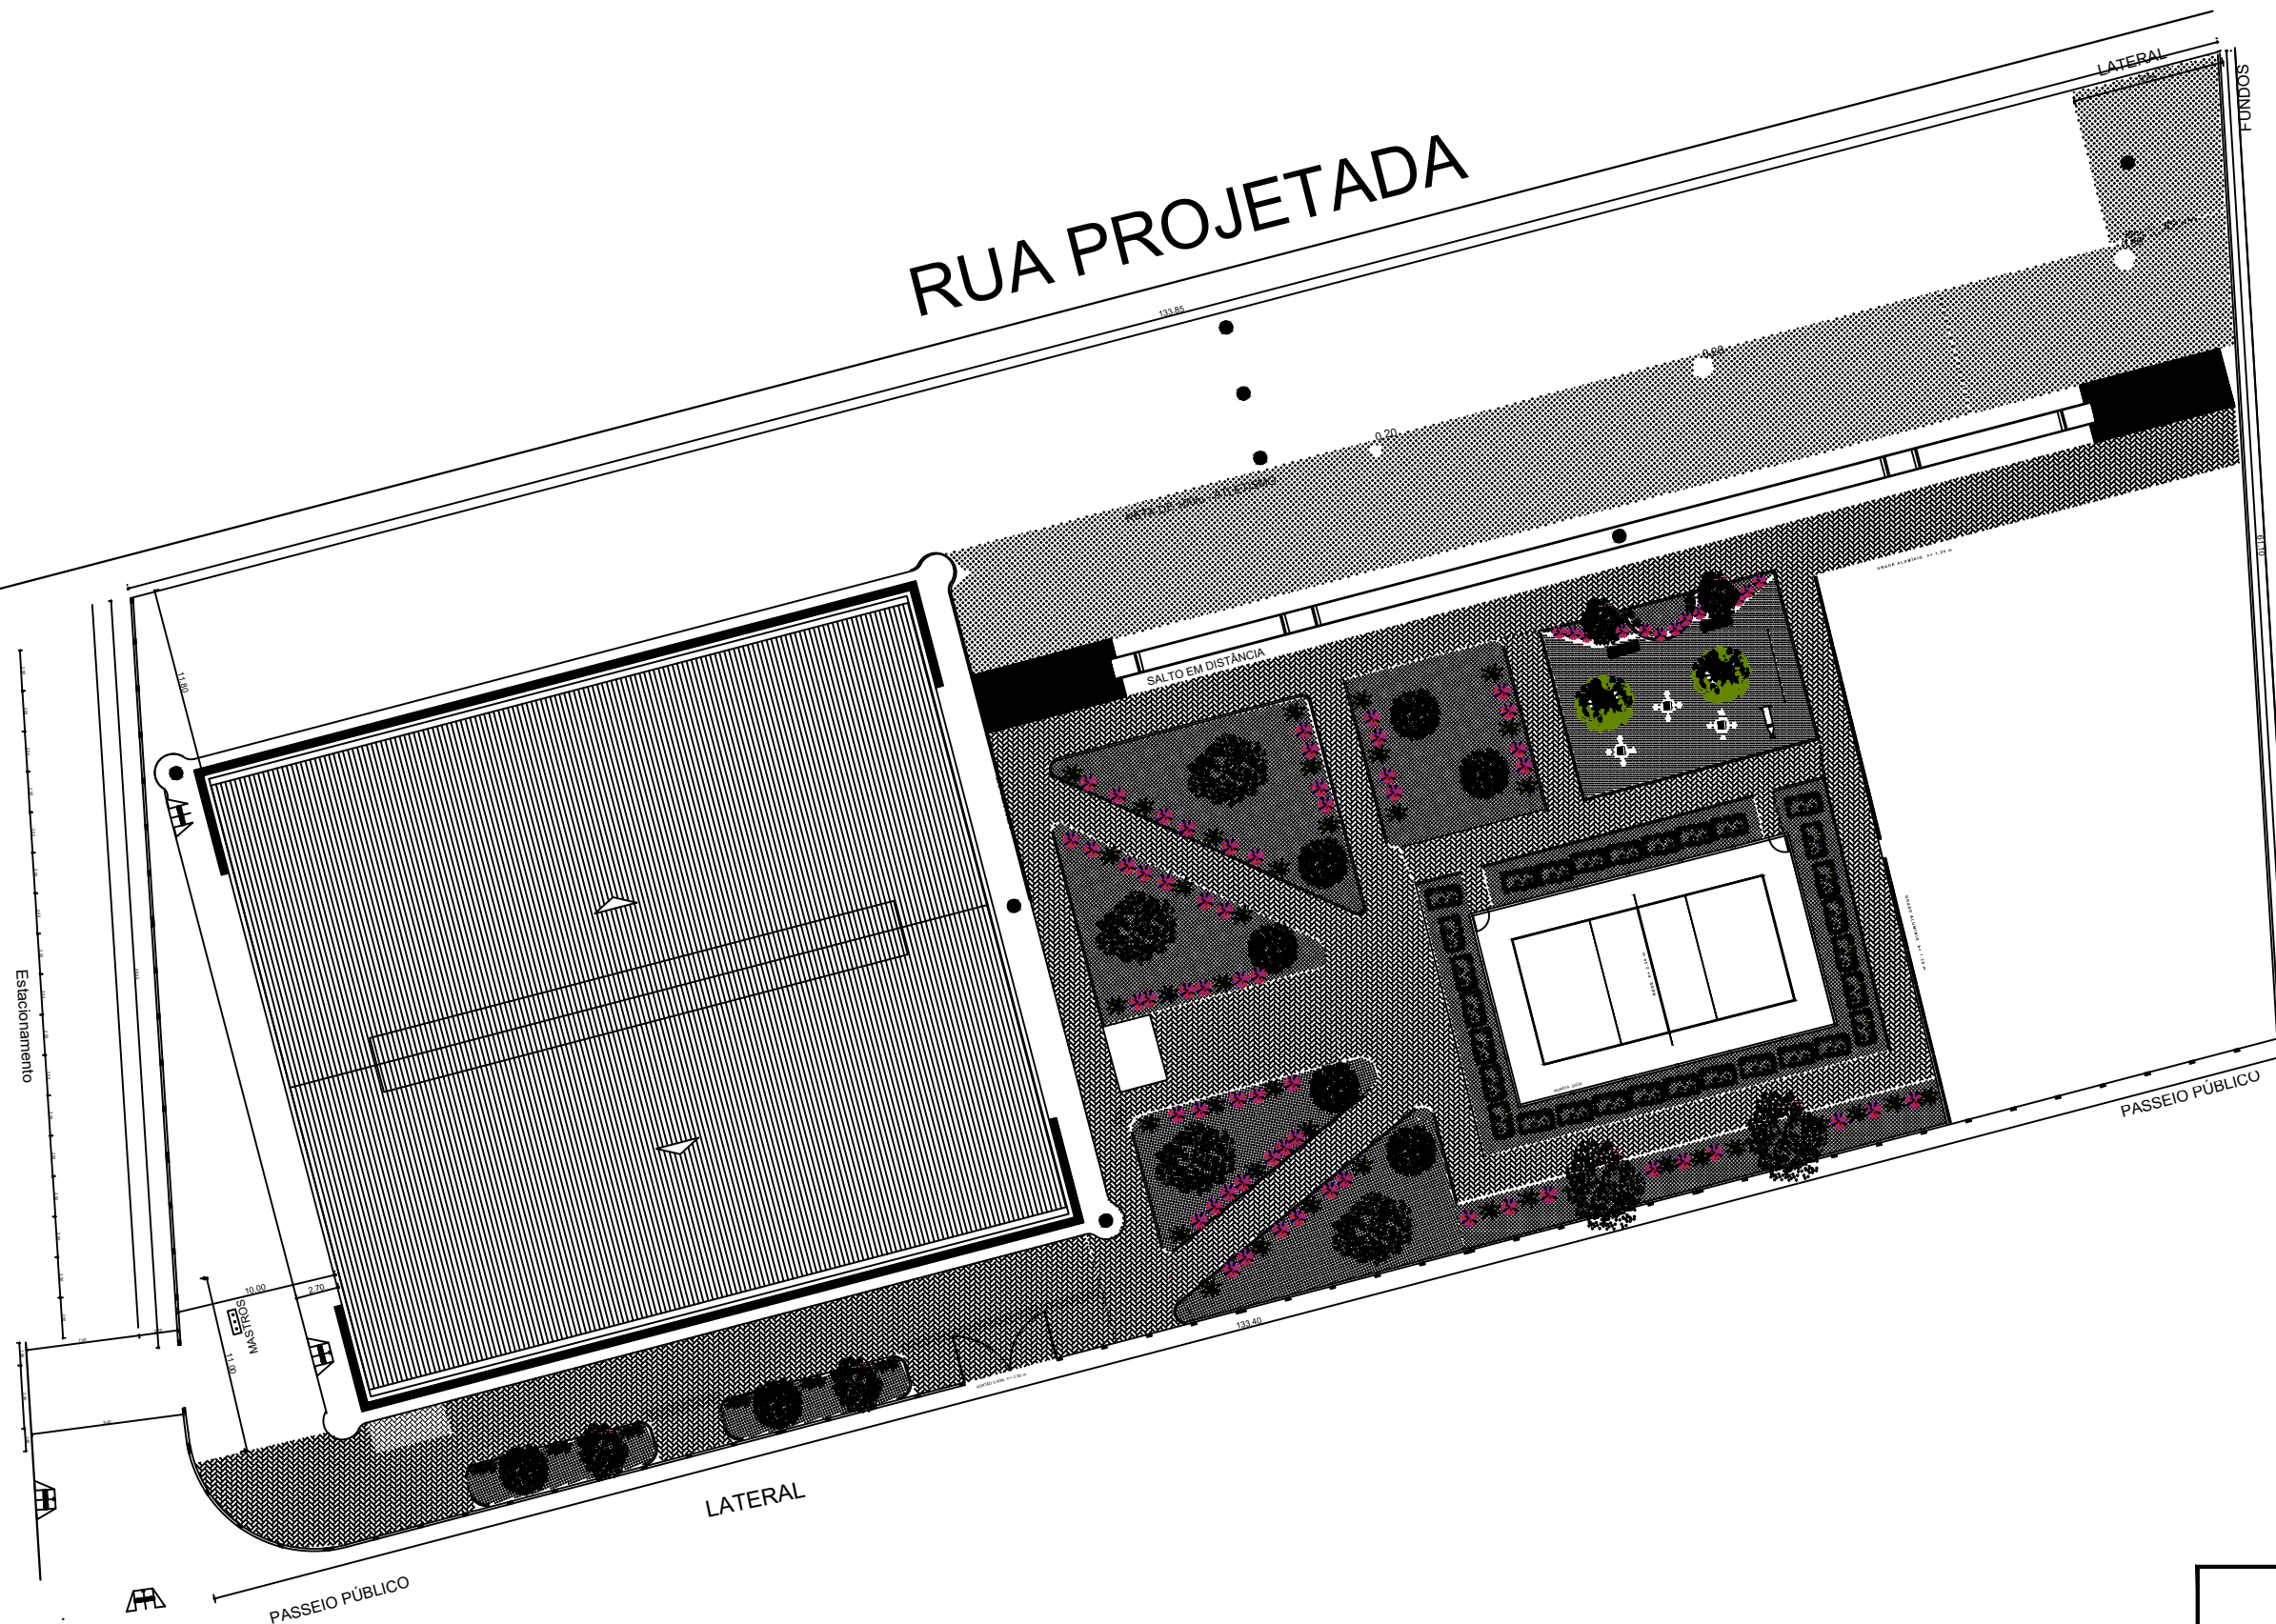

01 PLANTA BAIXA DE PAISAGISMO
GINÁSIO POLIESPORTIVO CENTRO DE INICIAÇÃO AO ESPORTE
ESC.: 1/125

TÉCNICO RESPONSÁVEL: _____



GOVERNO MUNICIPAL DE ITABAIANA GRANDE
ITABAIANA-SE
SECRETARIA DAS OBRAS, INFRAESTRUTURA,
URBANISMO E DOS SERVIÇOS PÚBLICOS
RUA PEDRO DINIZ GONÇALVES, N° 600

PROJETO: GINÁSIO POLIESPORTIVO CENTRO DE INICIAÇÃO AO ESPORTE
SITO: R. Toca Pai - Dr. José Milton Machado, Itabaiana - SE, 49506-606

ADMIN: JOSÉ PAES DOS SANTOS
SECRETÁRIA: DEILZA DE ASSIS SANTOS

DESENHO: MARIA ISABELLA

DESCRIÇÃO: PLANTA BAIXA DE PAISAGISMO

ESCALA: 1/125 DATA: NOVEMBRO/2025

PRANCHA:
03/09